




1:10 000

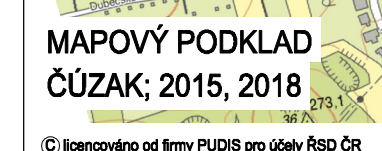

1 : 10 000 / 1 000

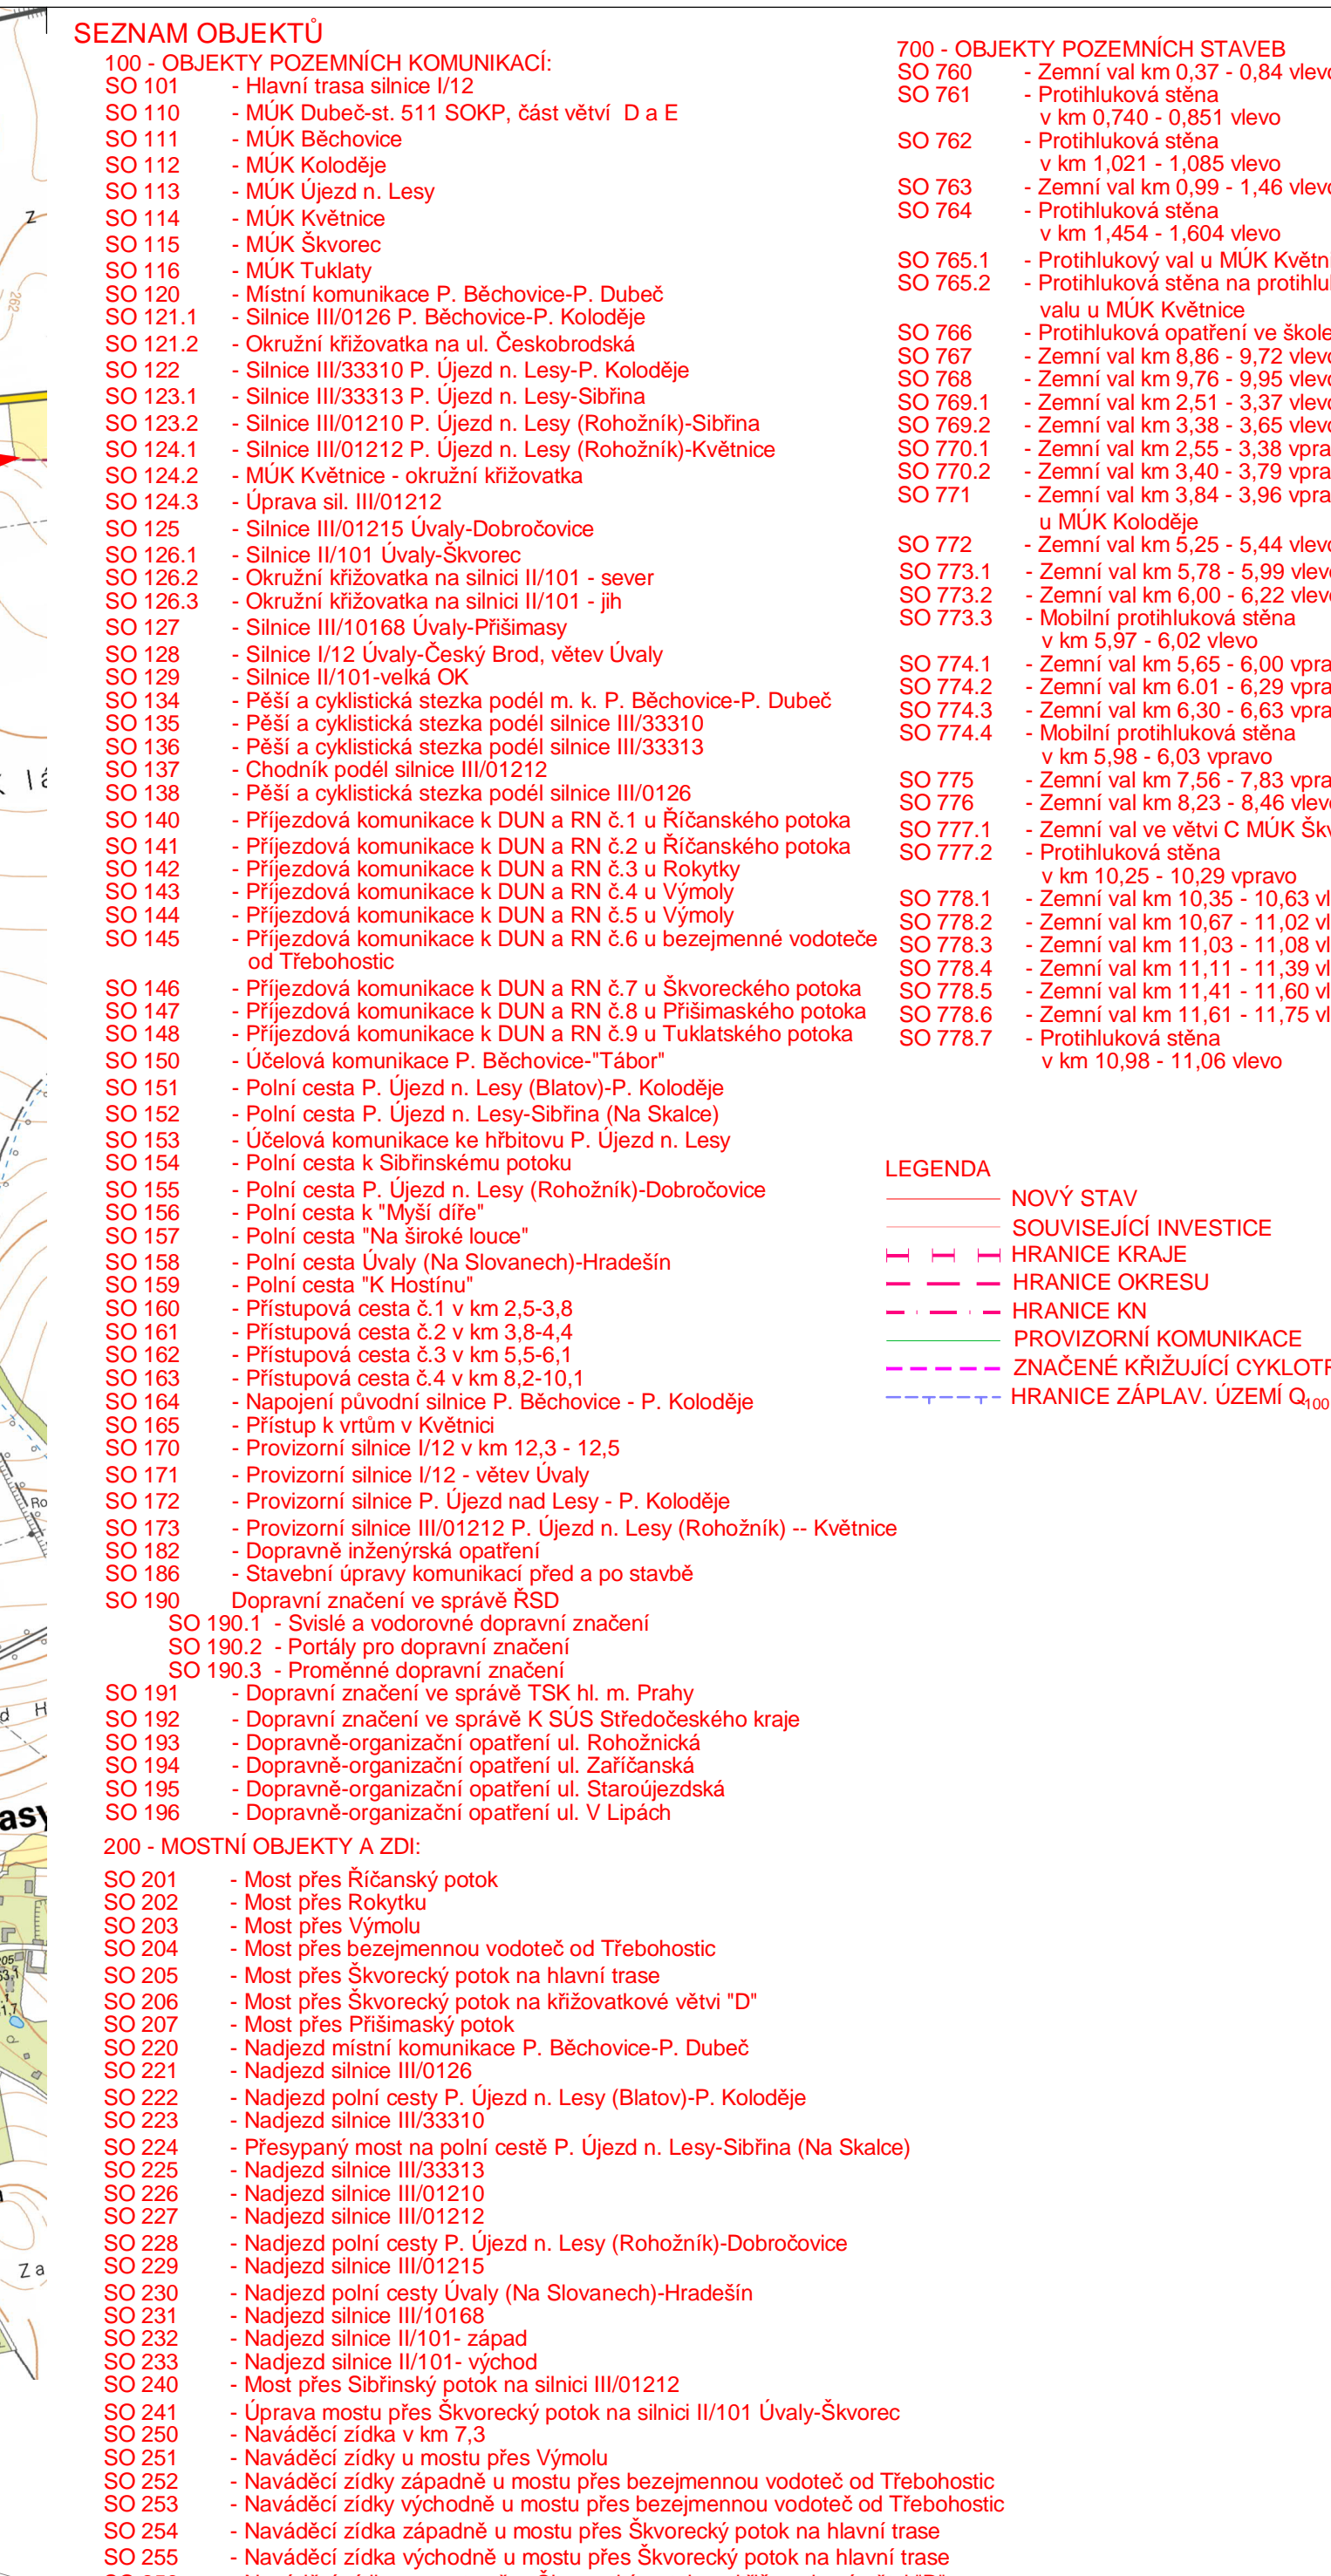

Souřadnicový systém JTSK		Výškový systém BP	
Zhotovitel:			
Společnost SÚDOP GROUP PROJEKTY RS 2017		SÚDOP PRAHA a.s. VPO BECO PRAHA a.s. DOPRAVOPROJEKT a.s. Dopravoprojekt Brno a.s. SÚDOP EU a.s. PUDIS a.s. METROPROJEKT Praha a.s.	
Správce společnosti / Zhotovitel částí:			
		projektová, průzkumná a konzultační společnost PUDIS a.s., Nad Vodovodem 2/3258, 100 31 Praha 10 tel.: +420 267 004 111, www.pudis.cz, info@pudis.cz	
Vznositel: Tomáš Kováč	Hlavní inženýr projektu: Ing. Tomáš Honec Vybavení hostie: Ing. Jan Vlček	Investor: Ředitelství silnic a dálnic ČR Na Pankrabské 546/56 Praha 4 140 00	
Odgovorný projektant: Tomáš Kováč	Ředitel společnosti: Ing. Martin Höfler		
Číslo zakázky: D-18-002	Datum: 12/2018		
Adresa: 1/12 Běchovice – Úvaly		Měřítko: 1 : 10 000	Tmářka: 15x A4
Příloha: Přehledná situace		Suplet: DŮR	Souprava: 1
		Číslo přílohy: C.4	